



LEGENDA							
	ARMATURA STAGNA 1x18W IP65		CONTATORE DI ENERGIA		APPARECCHIO AUTONOMO PER ILLUMINAZIONE DI EMERGENZA 1h IP65		PRESA INDUSTRIALE IEC309 2P+Tx16A-230V IP55 INTERBLOCCATA CON SEZIONATORE E FUSIBILI
	ARMATURA STAGNA 1x36W IP65		QUADRO ELETTRICO CONTATORE TRIBUNE		SGANCIO GENERALE – SEZIONATORE AD ACCESSO PROTETTO		CASSETTA DI DERIVAZIONE
	ARMATURA STAGNA 1x58W IP65		QUADRO ELETTRICO TRIBUNE		COLLEGAMENTO EQUIPOTENZIALE		TUBO IN PVC PER POSA A VISTA – IP55
	ARMATURA STAGNA 2x18W IP65		QUADRO ELETTRICO BAR TRIBUNE		PUNTO DI ALIMENTAZIONE PER CALDAIA		CAVIDOTTO IN POLIETILENE PER POSA INTERRATA (450)
	ARMATURA STAGNA 2x36W IP65		POZZETTO		PUNTO DI ALIMENTAZIONE PER POMPA RISCALDAMENTO		PULSANTE DI SGANCIO GENERALE COMPLETO DI SPIA DI SEGNALEZIONE DELA FUNZIONALITA' DEL CIRCUITO DI COLORE VERDE
	ARMATURA STAGNA 2x58W IP65		INTERRUTTORE – DEVIATORE – INVERTITORE		PUNTO DI ALIMENTAZIONE PER POMPA IRRIGAZIONE		PICCHETTO DISPERSORE
	PULSANTE A TIRANTE		PULSANTE – PULSANTE LUMINOSO		PUNTO DI ALIMENTAZIONE PER ARCHIVIO		BIPRESA P11-17 230V 10/16A PRESA TIPO SHUKKO UNIVERSALE P11-17-30 230V 10/16A
	RONZATORE PER IMPIANTO DI CHIAMATA – 230V		PROIETTORE ESISTENTE				


DERIVAZIONI DA DORSALI								
PUNTO	CAVO	TUBO	PUNTO	CAVO	TUBO	PUNTO	CAVO	TUBO
P. LUCE DA INTERNI	N07V-K 2(1x1,5)+PE	PVC 1ø20	P. LUCE DA INTERNI	N07V-K 2(1x1,5)+PE	PVC 1ø20	PRESA CIVILE	N07V-K 2(1x2,5)+PE	PVC 1ø20

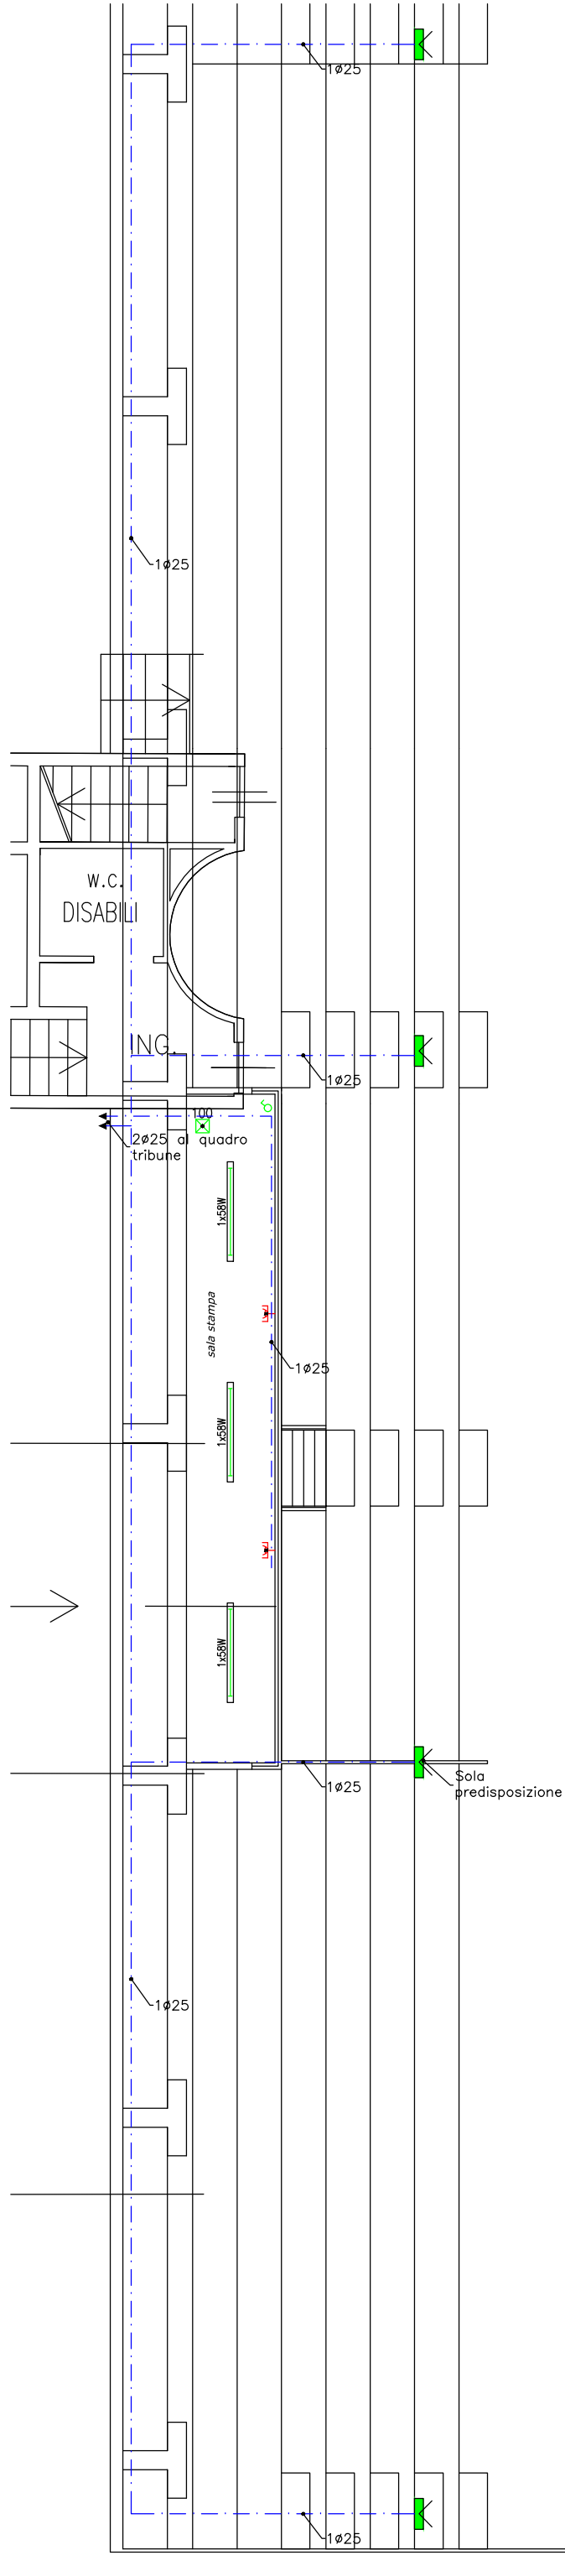


PARTICOLARE ZONA SALA STAMPA
SCALA 1:100

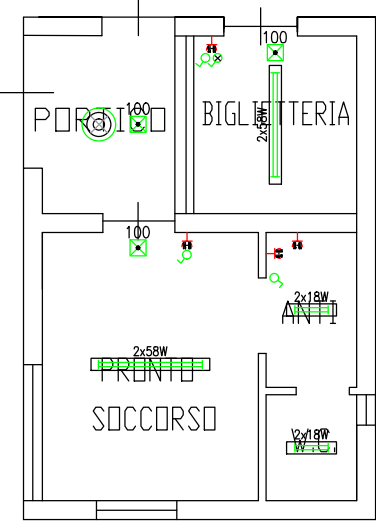


PARTICOLARE EDIFICIO G
SCALA 1:100

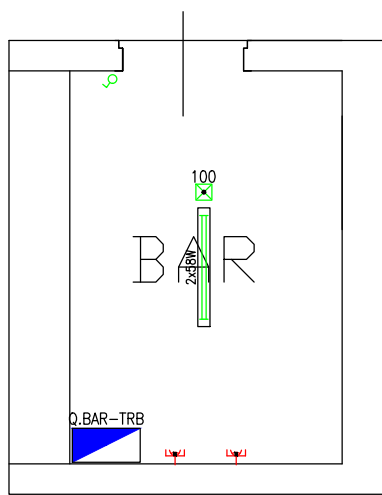


PARTICOLARE EDIFICIO C
SCALA 1:100

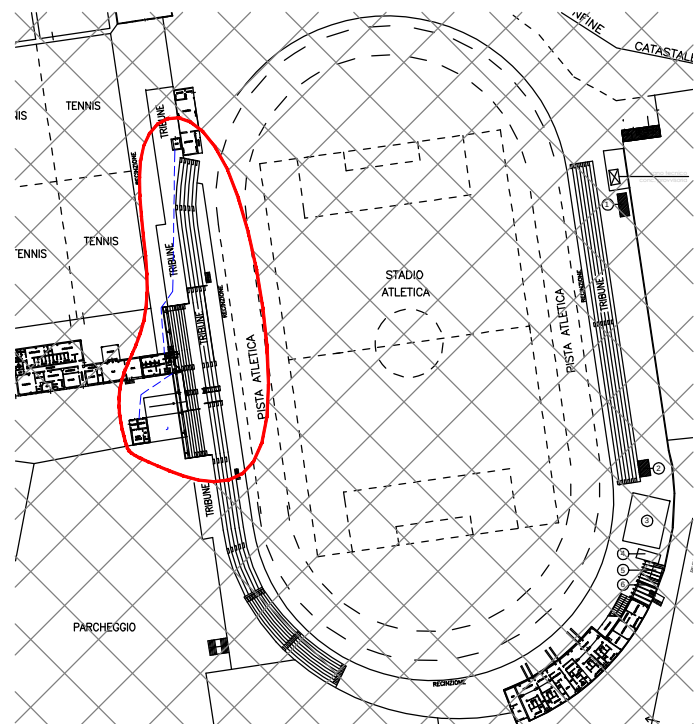


PLANIMETRIA GENERALE
SCALA 1:2000

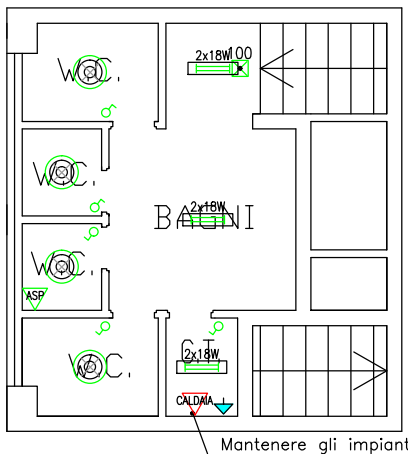

PARTICOLARE SERVIZI PIANO PRIMO
SCALA 1:100

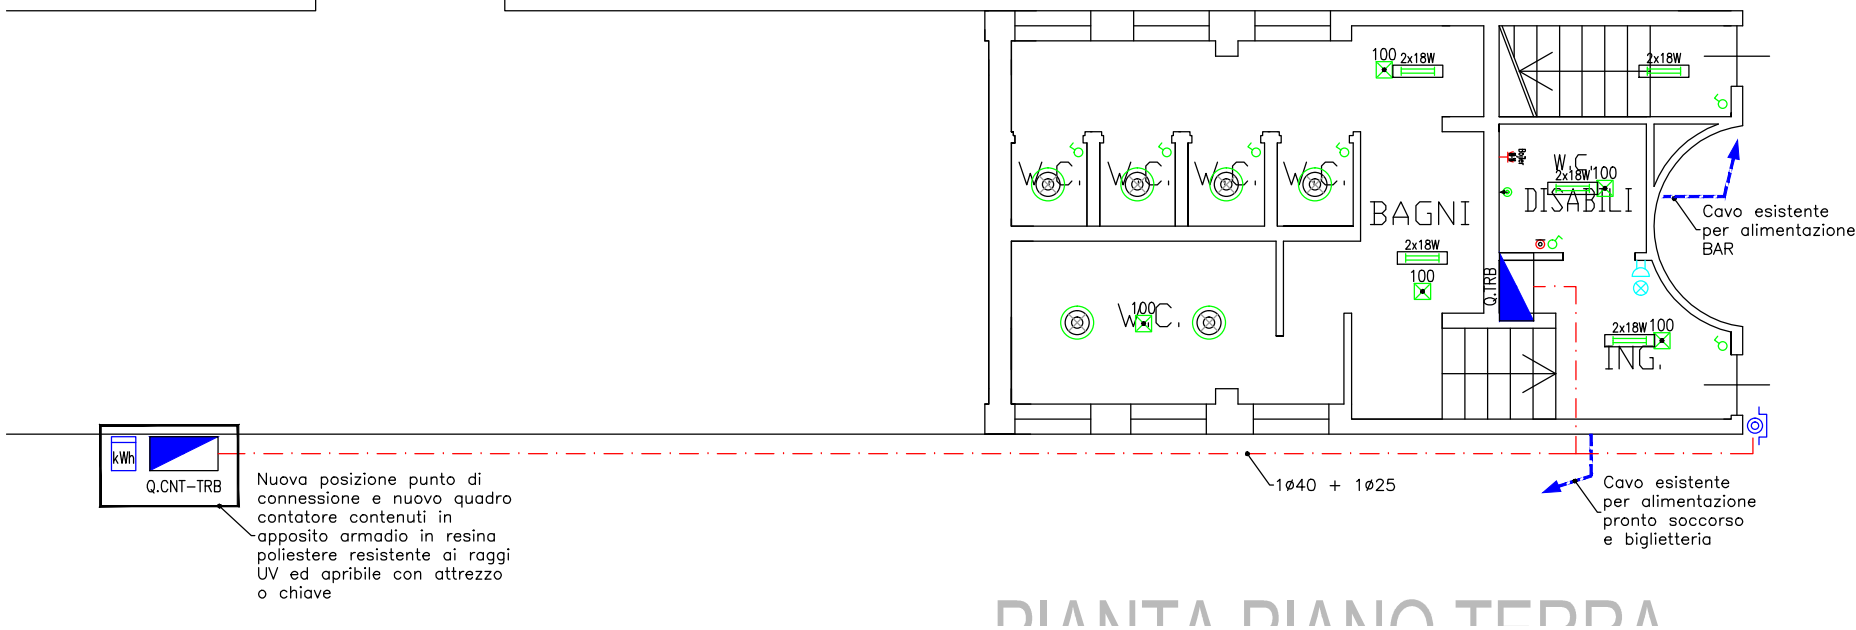

PARTICOLARE SERVIZI PIANO TERRA
SCALA 1:100

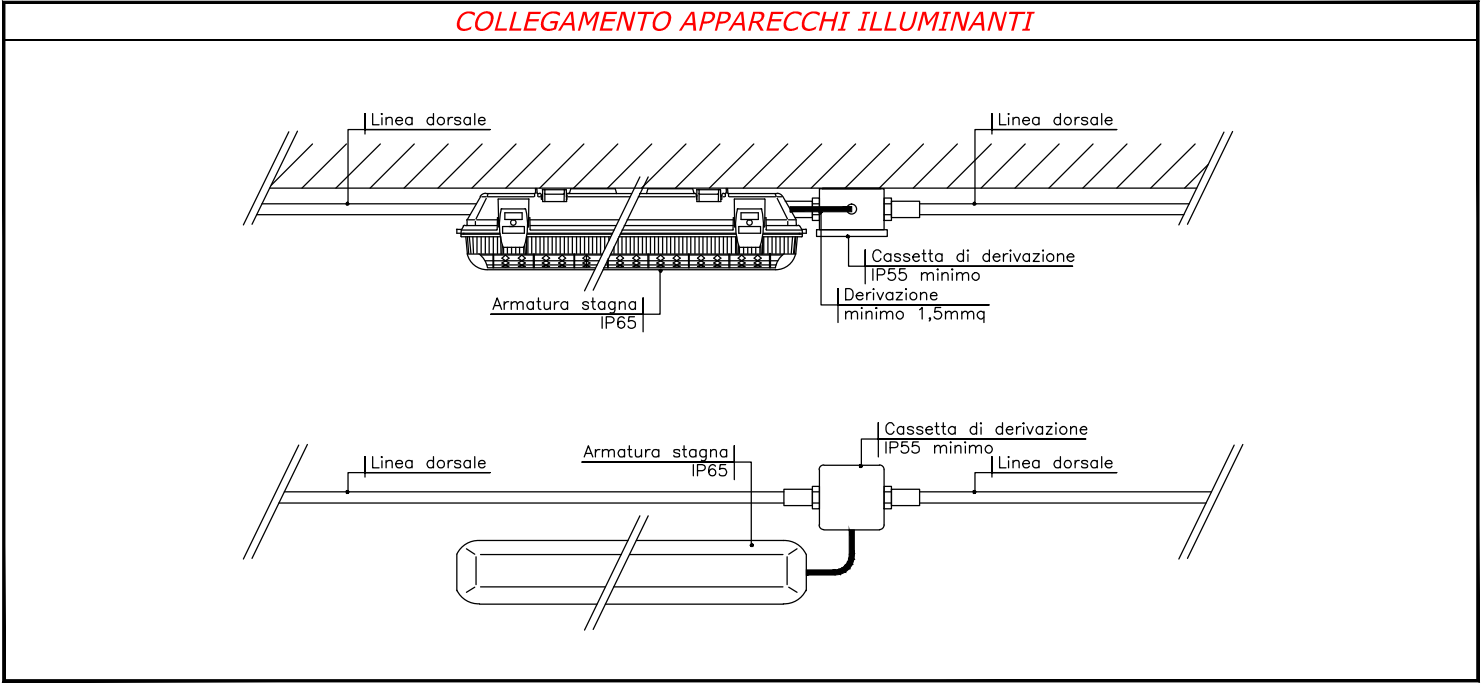

CONDIZIONI GENERALI DI PROGETTO

- La planimetria si ritiene valida solo per gli impianti elettrici di bassa tensione riportati;
- la disposizione delle apparecchiature e delle condutture va interpretata in funzione delle limitazioni e della precisione che la rappresentazione grafica (schematica e simbolica) consente, essa inoltre deve intendersi come indicativa;

PRESCRIZIONI PER AMBIENTI CONTENENTI BAGNI O DOCCE


Negli ambienti bagno/doccia prevedere il collegamento equipotenziale supplementare di tutte le masse estranee entranti nelle zone 1,2,3 (CEI64-8/7 701.413.1.6)

PRESCRIZIONI PER PARETI REI

Tutte le pareti con resistenza al fuoco classificata non dovranno contenere tubazioni relative all'impianto elettrico.
L'installazione di impianti in posa incassata in corrispondenza di pareti con resistenza REI classificata dovranno essere previste apposite rifodere.
Eventuali attraversamenti di pareti con resistenza REI classificata, dovranno essere opportunamente ripristinati con materiali certificati.



Comune di Mira
Città d'Arte
Provincia di Venezia

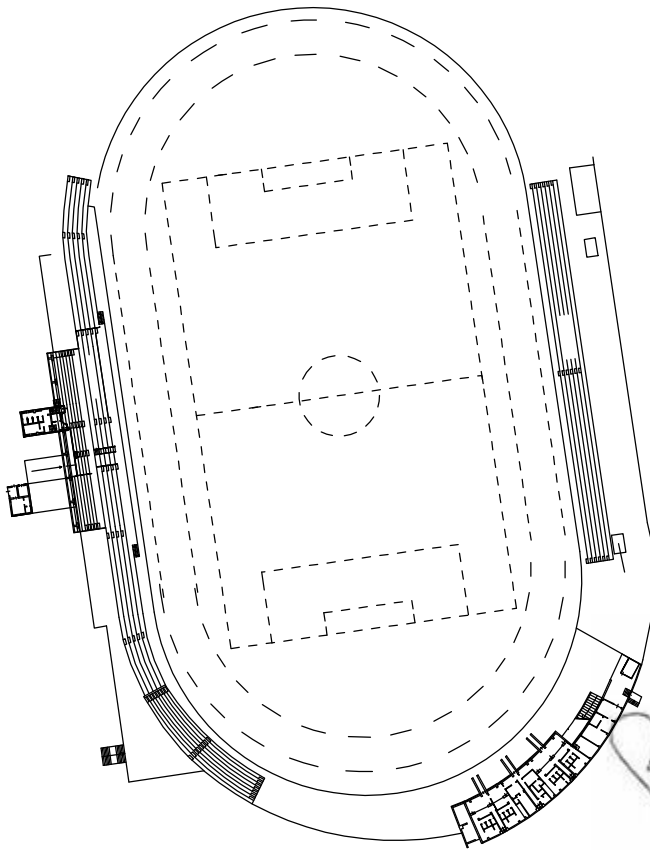

studio
ERREBI

- PROGETTAZIONE IMPIANTI TERMOTECNICI ED ELETTRICI
- ENERGIE ALTERNATIVE
- PREVENZIONE INCENDI
- AMBIENTE E SICUREZZA
- PERIZIE

TEL. 0429.784981
info@errebistudio.com
www.errebistudio.com

01	PROGETTO ESECUTIVO	28-11-16	M.B.	B.R.
REV.	DESCRIZIONE	DATA	DIS.	VISTO
COMUNE DI MIRA CITTÀ D'ARTE - PROVINCIA DI VENEZIA				
IMPIANTO SPORTIVO DEL CALCIO DI VIA VALMARANA, 7 A MIRA PORTE TRIBUNA COPERTA - SPOGLIATOI - ANTISTADIO				
PROGETTO IMPIANTI ELETTRICI TAVOLA ZONA TRIBUNE				
Questo documento è di proprietà di STUDIO ERREBI e non può essere usato o ristampato da terzi senza specifica autorizzazione scritta. This document is STUDIO ERREBI's property, and cannot be used by others for any purpose, without prior written consent.				
COM. N.	16E-79	TAV. N.	E2	SCALE
SCALE	VARIE	FILE:		