





PIANTA STATO DI PROGETTO


- IMPIANTO CLIMATIZZAZIONE A ZONE
 Realizzazione di impianto di riscaldamento/condizionamento con pompa di calore e predisposizione per ulteriori Split.
- ADEGUAMENTO IMPIANTO ELETTRICO
 Fornitura e posa in opera di impianto elettrico a regola d'arte, rispettando tutte le norme di sicurezza tuttora in vigore CEI-UNEL.
- Predisposizione per allaccio macchina Split unità interna
- Unità motocondensante esterna in pompa di calore per il riscaldamento e condizionamento ambiente a portata variabile 8 Kw 2 Split
- Unità interna in pompa di calore per riscaldamento e condizionamento a cassetta

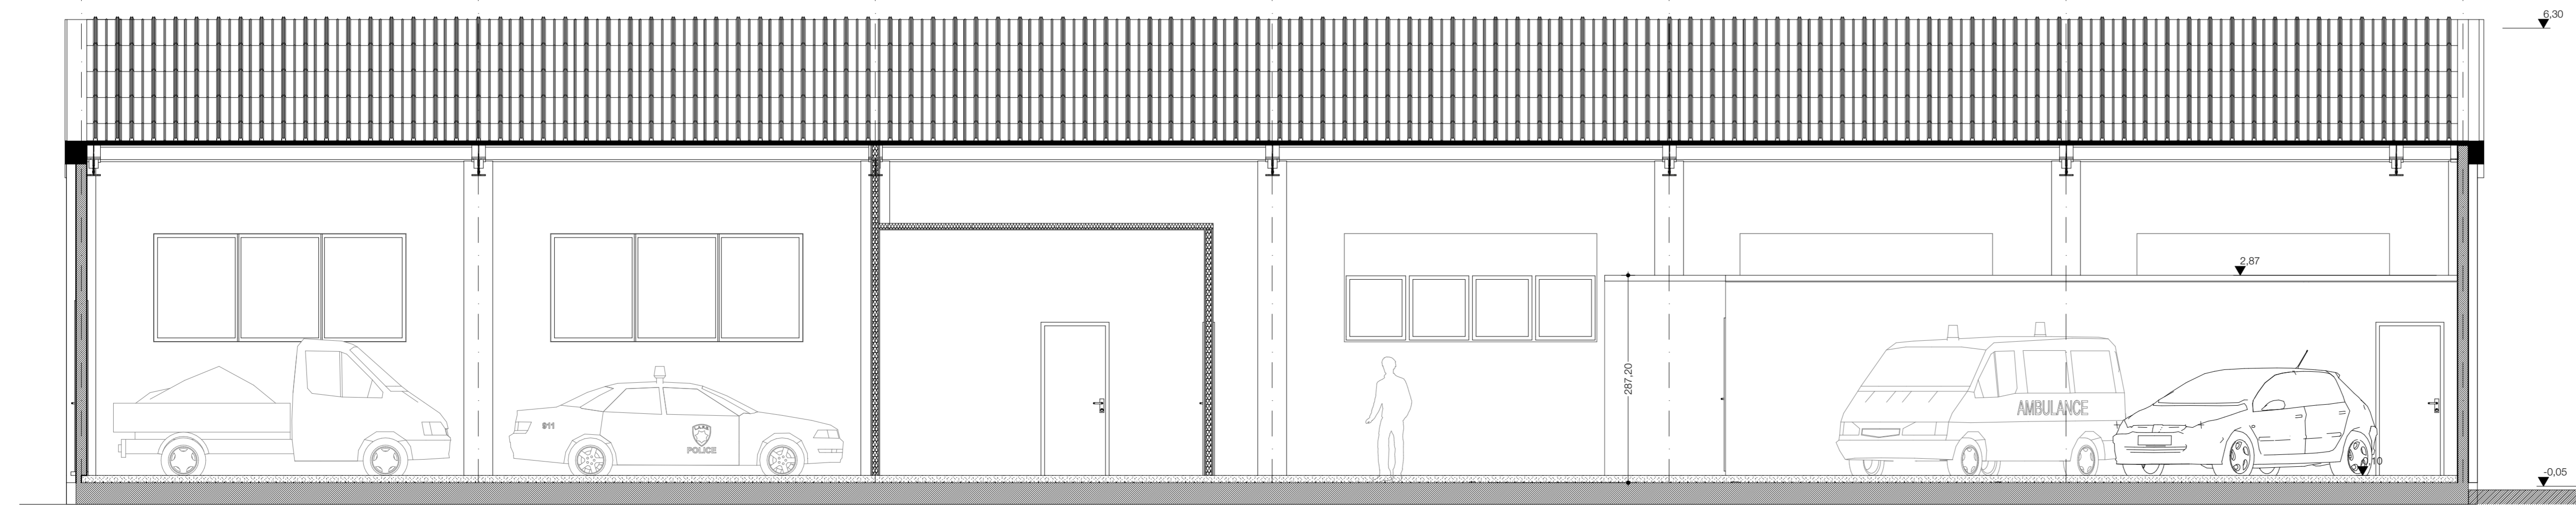


SEZIONE S2 STATO DI PROGETTO

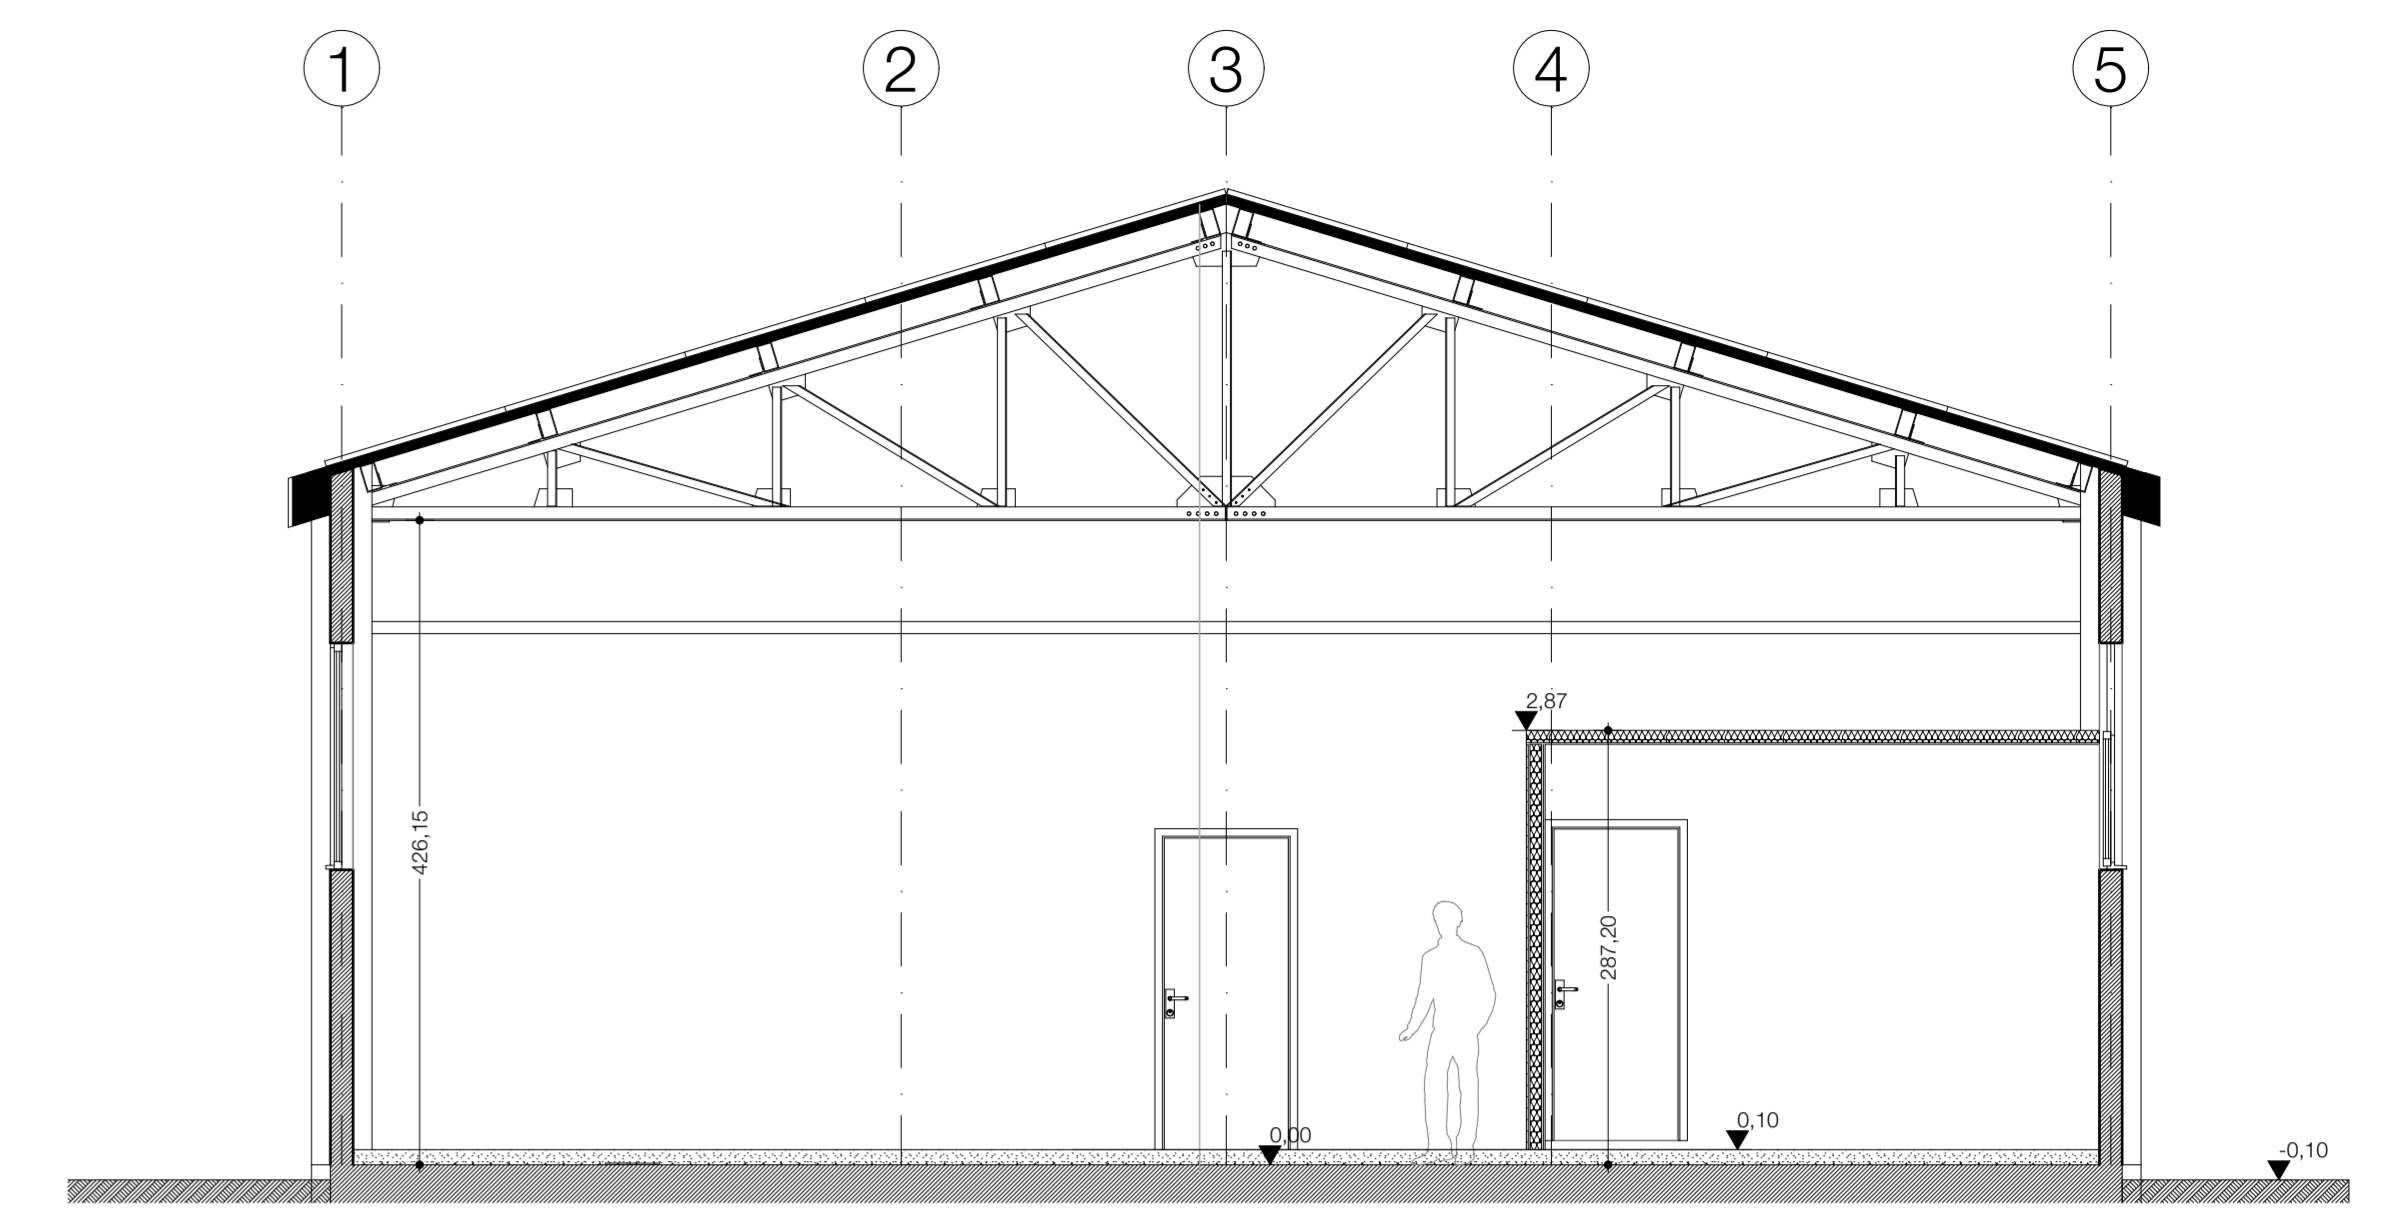

SEZIONE S1 STATO DI PROGETTO

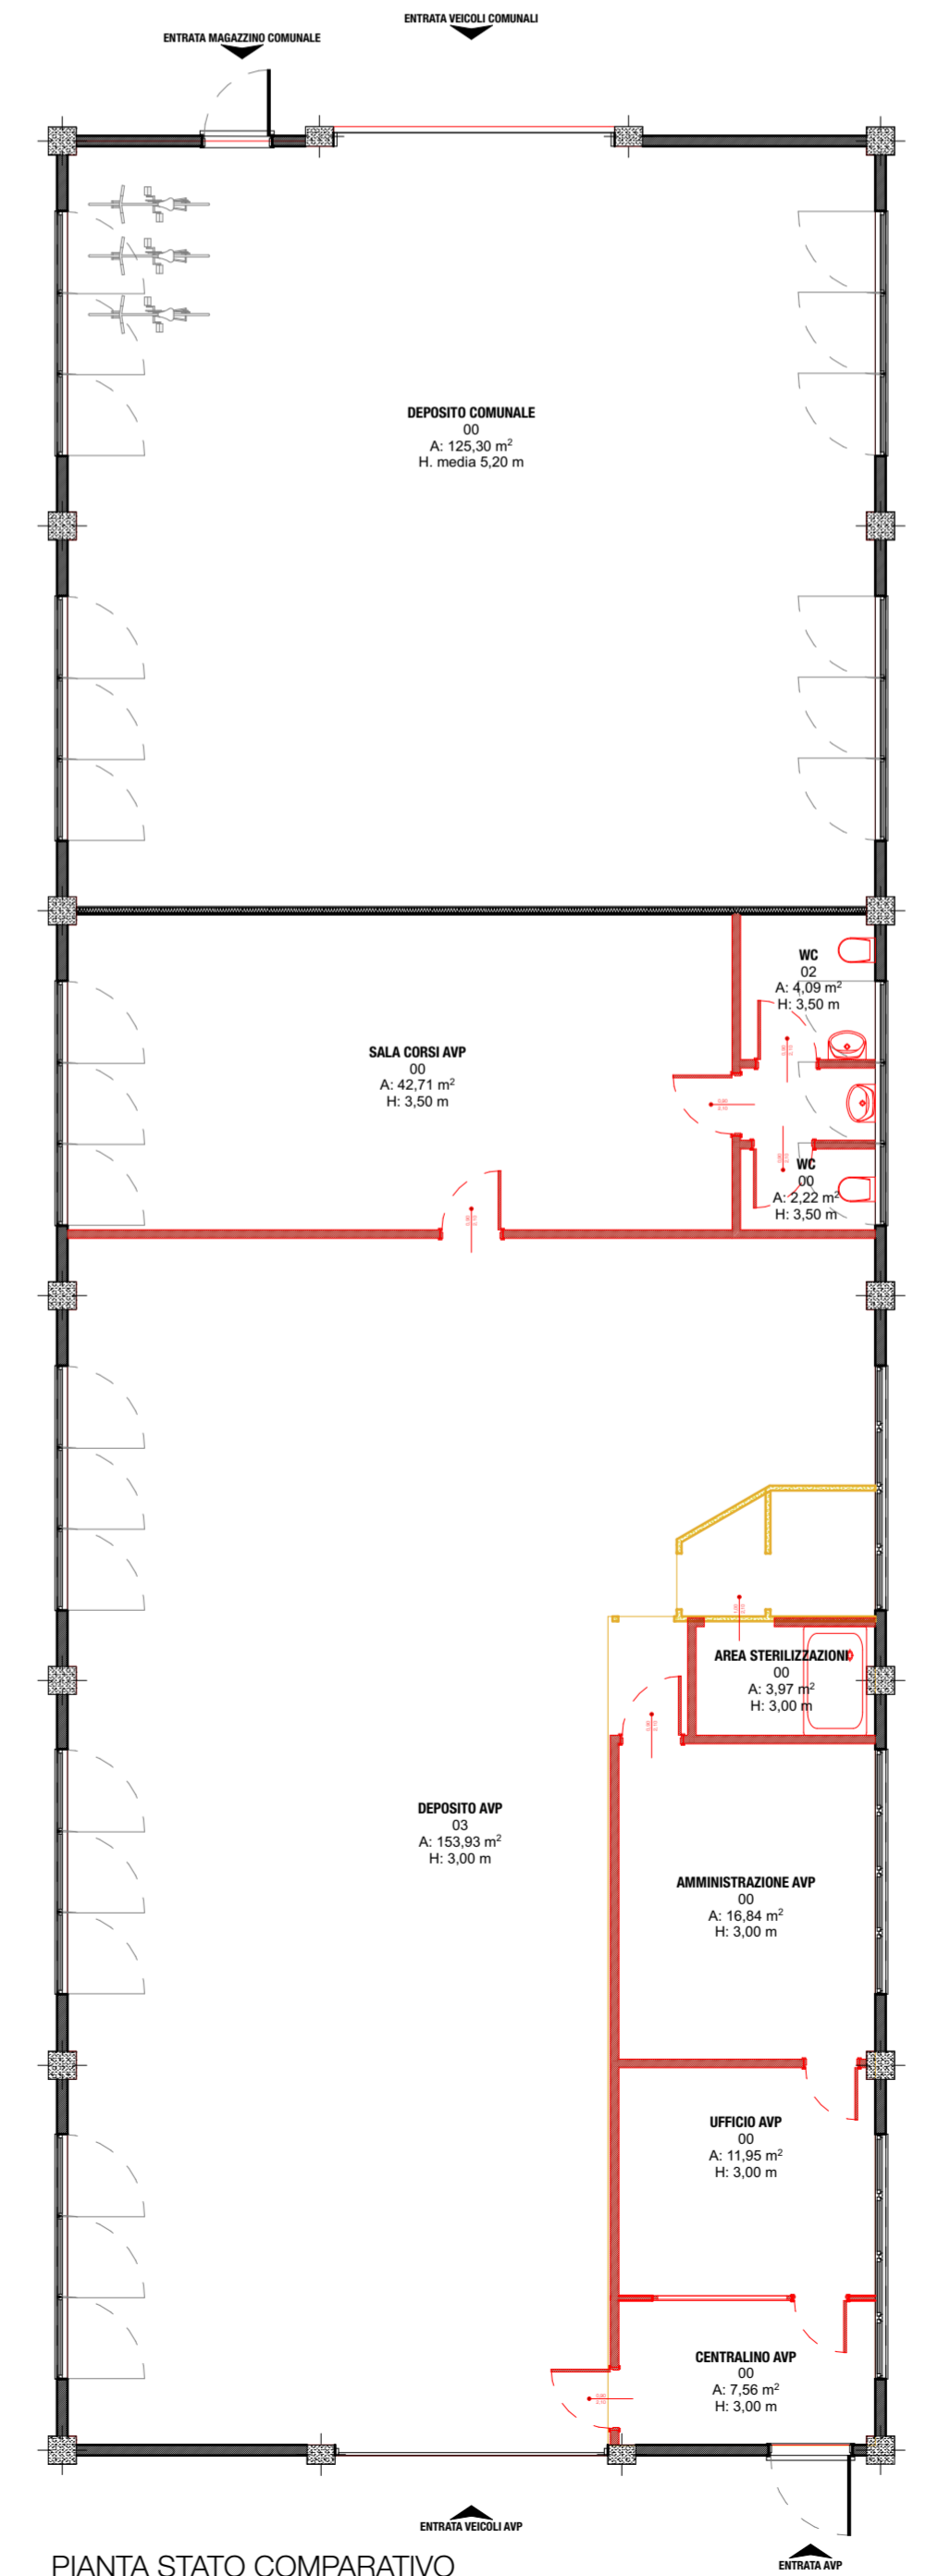

PIANTA STATO COMPARATIVO

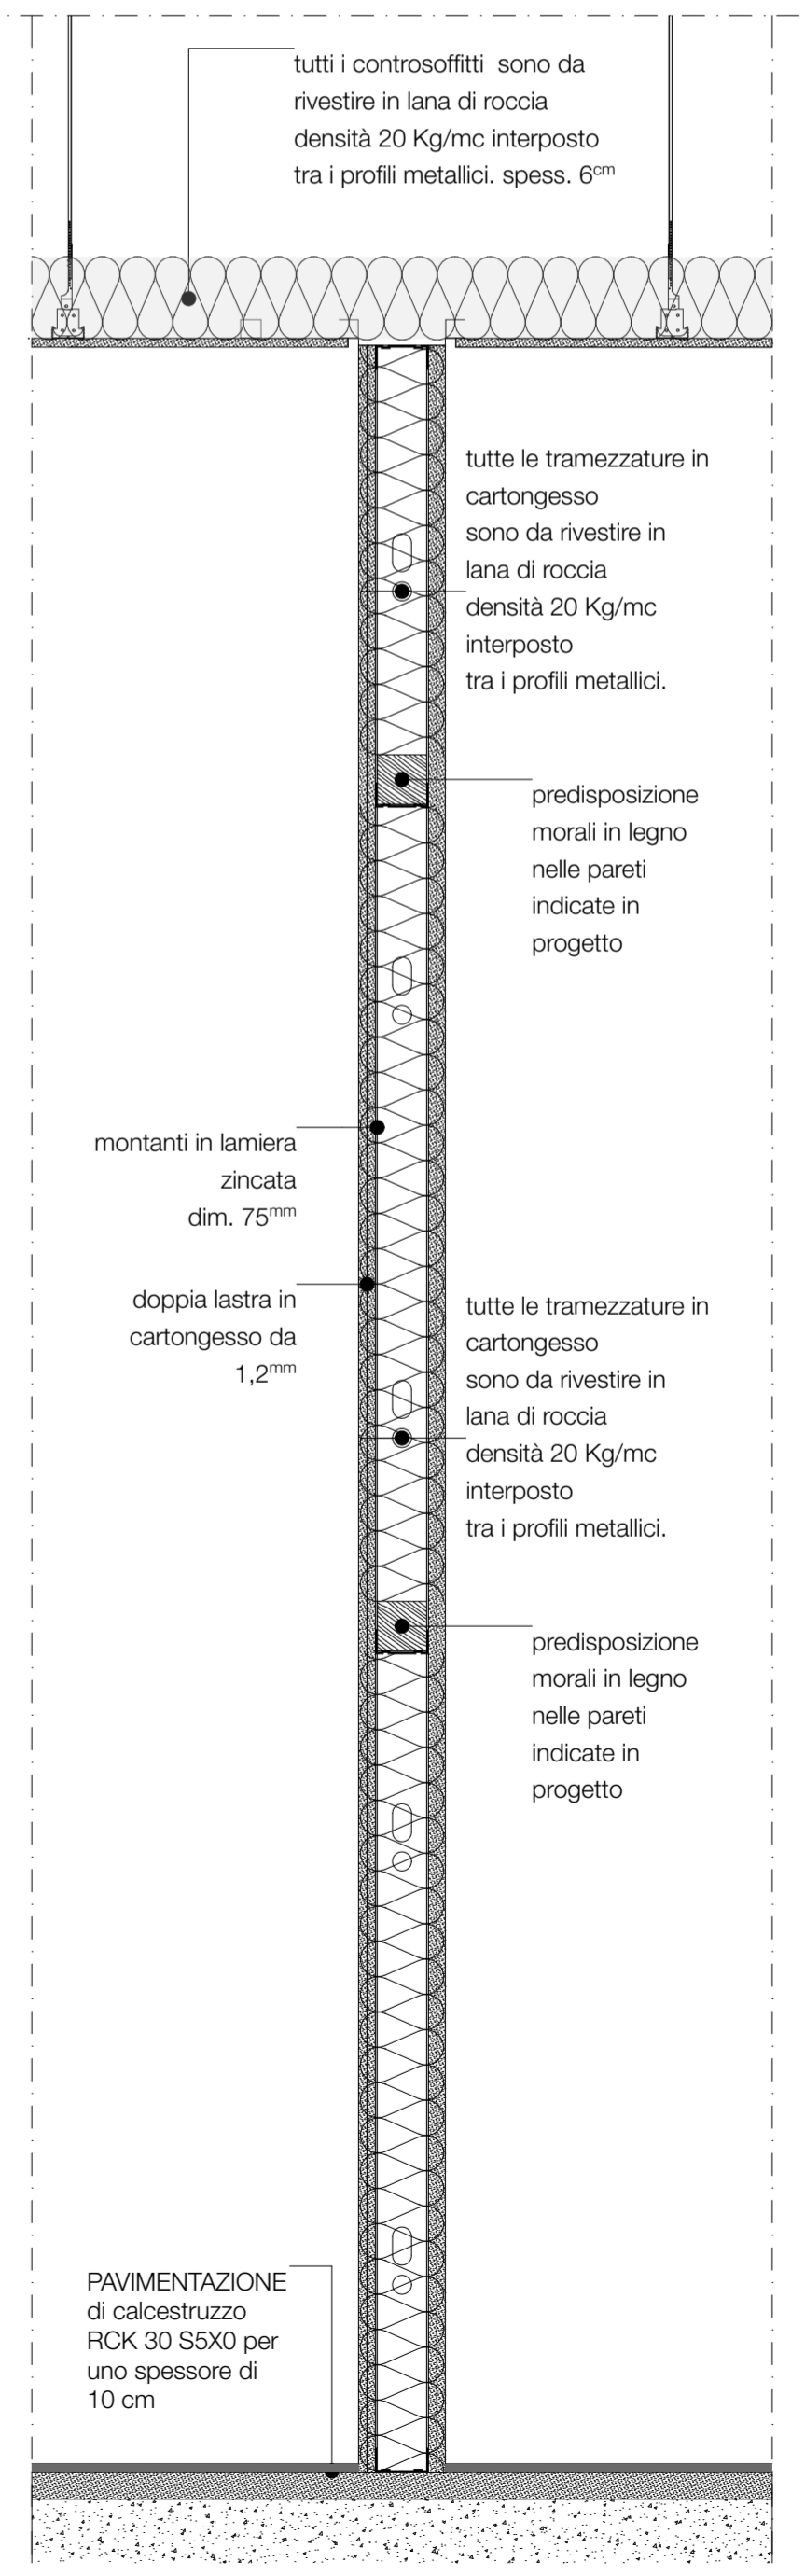

Comune di Castelmassa
 Provincia di Rovigo
PROGETTO DEFINITIVO ESECUTIVO
 Progetto Definitivo Esecutivo
PROGETTO PER I LAVORI DI SISTEMAZIONE INTERNA E REALIZZAZIONE DI BLOCCO UFFICI NEL MAGAZZINO MUNICIPALE E SEDE DELL'A.V.P. ASSOCIAZIONE VOLONTARI POLESANI - SITO NEL COMUNE DI CASTELMASSA (RO)

architetto
Arch.Stefano Bizzari
 Piazza Libertà 59
 45026 Castelmassa
 Rovigo
 P.IVA 01279600298
 C.F. 822297402982976

cliente
Comune di Castelmassa
 Piazza Vittorio Veneto 1 45026
 Castelmassa (Rovigo-Veneto Italy)

progetto
 Stato di Progetto

disegno
 Pianta / Prospetti / Sezioni

tipo
 Progetto Definitivo Esecutivo

scala
 1:50, 1:10, 1:100

disegnatore
 formato
 perenne
 SB A1

web
 www.architectstudio.it

Prodotto in Italia



n° disegno
A.E.04 TAV 02

NOTA: L'opera è protetta dalle leggi sul diritto di autore. È vietata espressamente la ristampa o l'uso non autorizzato senza permesso scritto dall'Architectstudio. È vietata espressamente la ristampa o l'uso non autorizzato senza permesso scritto dall'Architectstudio.