



PLANIMETRIA ESTERNA - SCALA 1:200

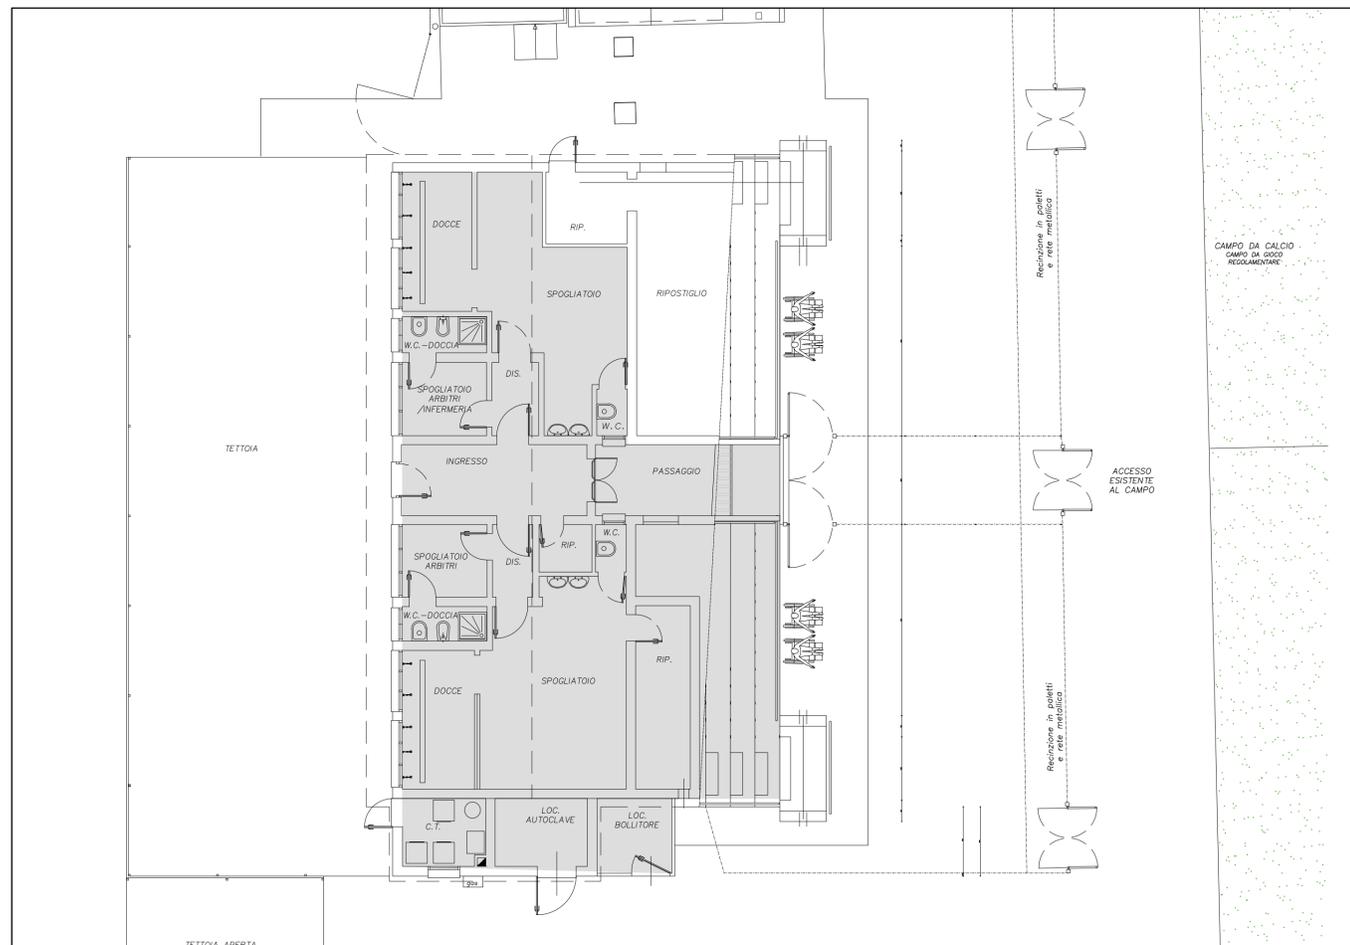

INQUADRAMENTO PIANTE GENERALE - SCALA 1:100

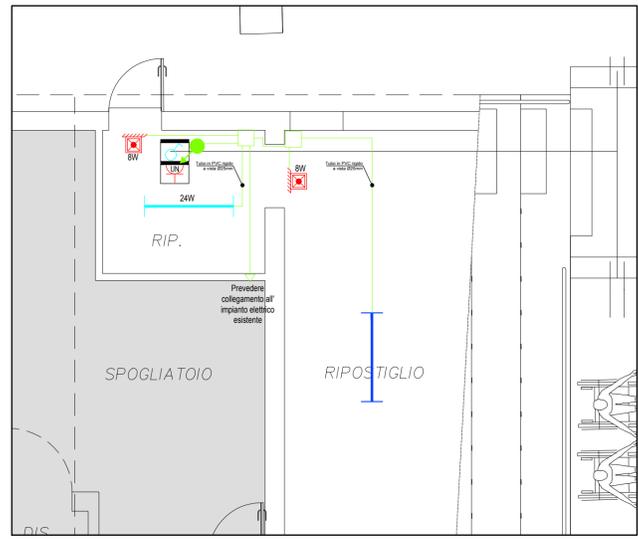

INQUADRAMENTO INTERVENTO - SCALA 1:50

LEGENDA SIMBOLI	
Simbolo	Descrizione
	Interruttore unipolare IP55
	Apparecchio illuminante a plafone tipo Diaano serie 960 Hydro LED 24W, 4030m-4000K-CRI>80, IP66
	Apparecchio illuminante per illuminazione di emergenza tipo Linergy serie Cristal EVO con lampada a LED 8W, IP65
	Punto presa 2P+T 10/16A tipo Unel IP55
	Montante discendente
	Scatola di derivazione in PVC
	Tubo rigido in PVC indicazione dei diametri in tavola grafica
	Cavidotto in PVC tipo pesante indicazione dei diametri in tavola grafica
	Pozzetto di ispezione 40x40cm con chiusura in ghisa
	Quadro elettrico
	Contatore Enel esistente

E00	OTTOBRE 2017	PRIMA EMISSIONE	N.R.
REV.	DATA	MOTIVAZIONE	redatto controllato

<p>COMUNE DI MIRA Provincia di Venezia</p>	<p>SETTORE 4: LAVORI PUBBLICI E INFRASTRUTTURE</p>	<p>COMMESSA</p> <p>1699</p>
	<p>FILE</p> <p>1699E00E01.dwg</p>	<p>ELABORATO</p> <p>E01</p>
<p>OGGETTO</p> <p>MANUTENZIONE STRAORDINARIA IMPIANTO SPORTIVO CALCIO MARANO DI MIRA (VE)</p>		<p>ELABORATO</p> <p>T.I.E. Nicolò Regazzo</p>
<p>FASE PROGETTAZIONE</p> <p>PROGETTO ESECUTIVO</p>		<p>DATA</p> <p>OTTOBRE 2017</p>
<p>TIPOLOGIA OPERE</p> <p>IMPIANTI ELETTRICI</p>		<p>SCALA</p> <p>VARIE</p>
<p>ELABORATO</p> <p>IMPIANTO ELETTRICO</p>		<p>COLLABORATORI</p> <p>T.I.E. Nicolò Regazzo</p>
<p>PROG. INCARICATO</p> <p>Ing. Zefferino TOMMASIN</p>		<p>PROG. INCARICATO</p> <p>Ing. Zefferino TOMMASIN</p>



TFE ingegneria s.r.l.
Via Friuli Venezia Giulia, 8
30030 - Pianiga - VENEZIA
Tel +39 041 5101542
Fax +39 041 4196907
e-mail : info@tfeingegneria.it

Il presente elaborato è di proprietà esclusiva di TFE ingegneria s.r.l., vietata la riproduzione e l'utilizzo senza autorizzazione