

Comune di Mira (VE)



PREVENZIONE INCENDIO SCUOLA F: PETRARCA
DI BORBIAGO

PROGETTO DEFINITIVO

PROGETTO ARCHITETTONICO

Scuola - stato di fatto
piante e sezione

PROGETTISTA
Studi di Progettazione Riuniti
Elisabetta Monaci ingegnere
Stefano Baccolo architetto

COMMITTENTE
Comune di Mira (VE)
Sede legale Piazza IX Martiri, 3

PROGETTO PREVENZIONE INCENDI
ing. Elisabetta Monaci

Responsabile del procedimento
ing. Franco Cebere
Settore Lavori Pubblici
ed infrastrutture
Comune di Mira (VE)

COORDINAMENTO DELLA SICUREZZA IN
FASE DI PROGETTO
ing. Elisabetta Monaci

PROGETTO IMPIANTI ELETTRICI E
RILEVAZIONE INCENDI
Sia Engineering
per. ind. Secondo Ambrosiani



PROGETTO IMPIANTI TERMIDRAULICI
Sia Engineering
ing. Stefano Baccolo

TAV. N. **A2.2** Date e Revisioni
Ultima revisione 25.03.2019 Disegni scala
1:100

Studi di Progettazione Riuniti
via Castellan 165 - 31050 Mira (VE)
monaci@progettazione.it - baccolo@progettazione.it
T +39 041 9461823 - F +39 041 9461824 - www.sprgestione.it




LEGENDA




estintore portatile a polvere




Idrante DN 45

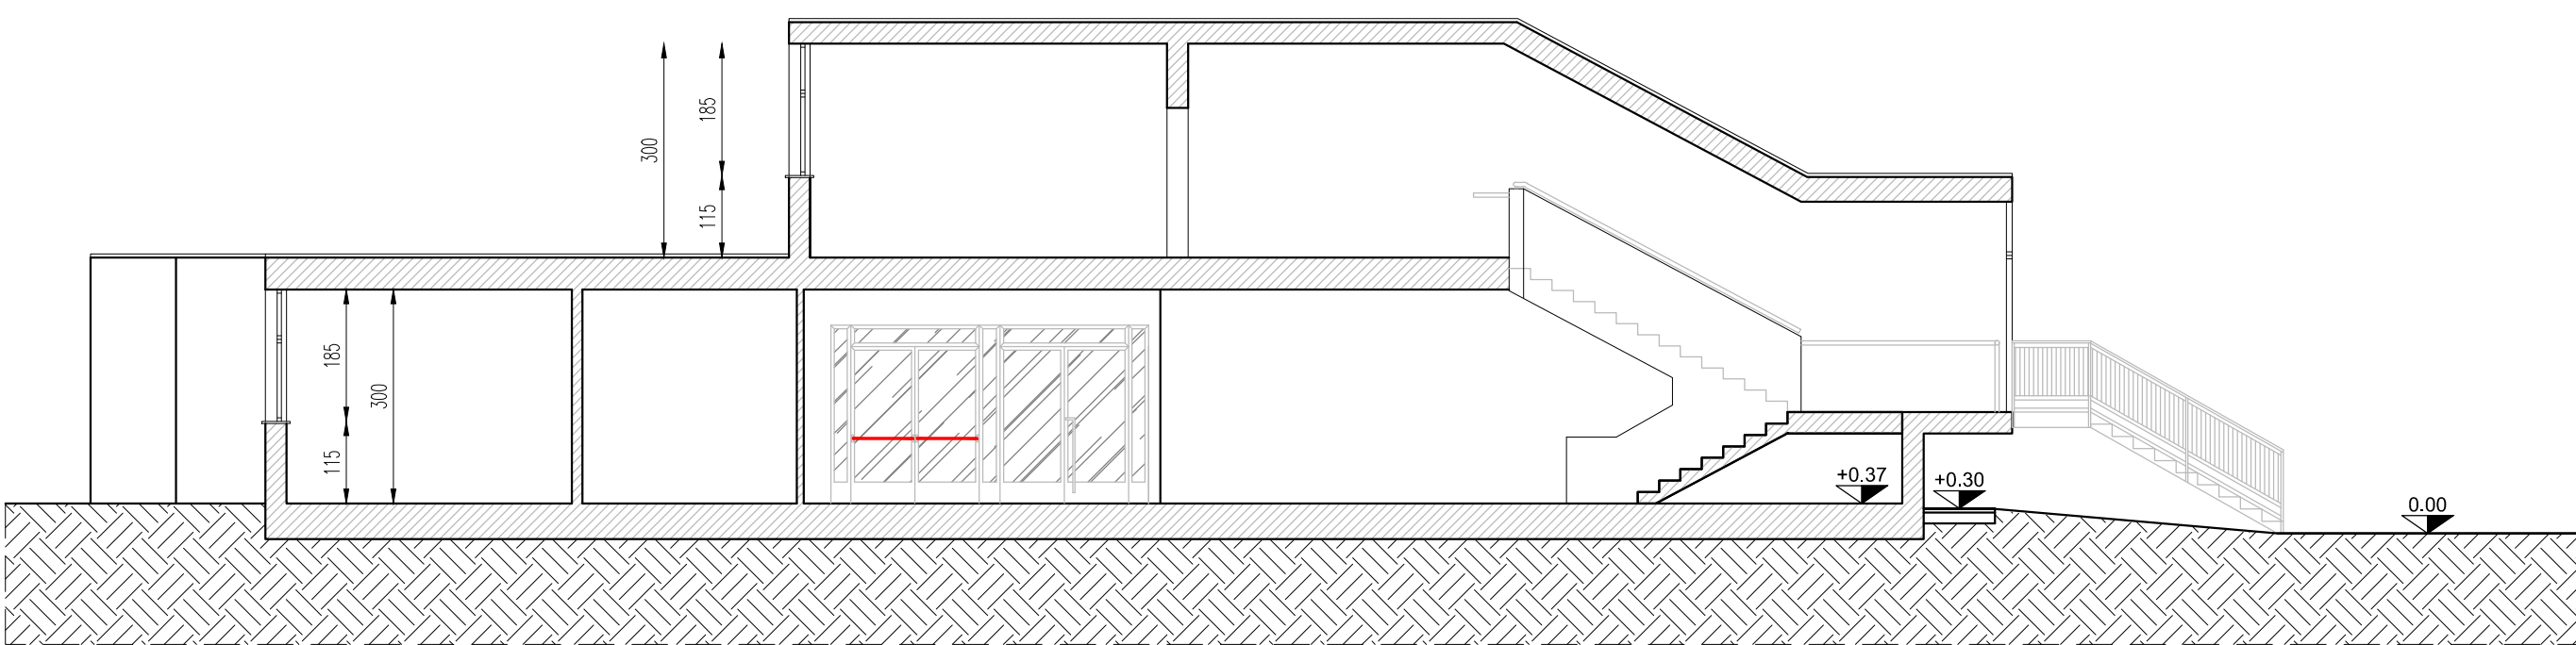

SEZIONE A-A

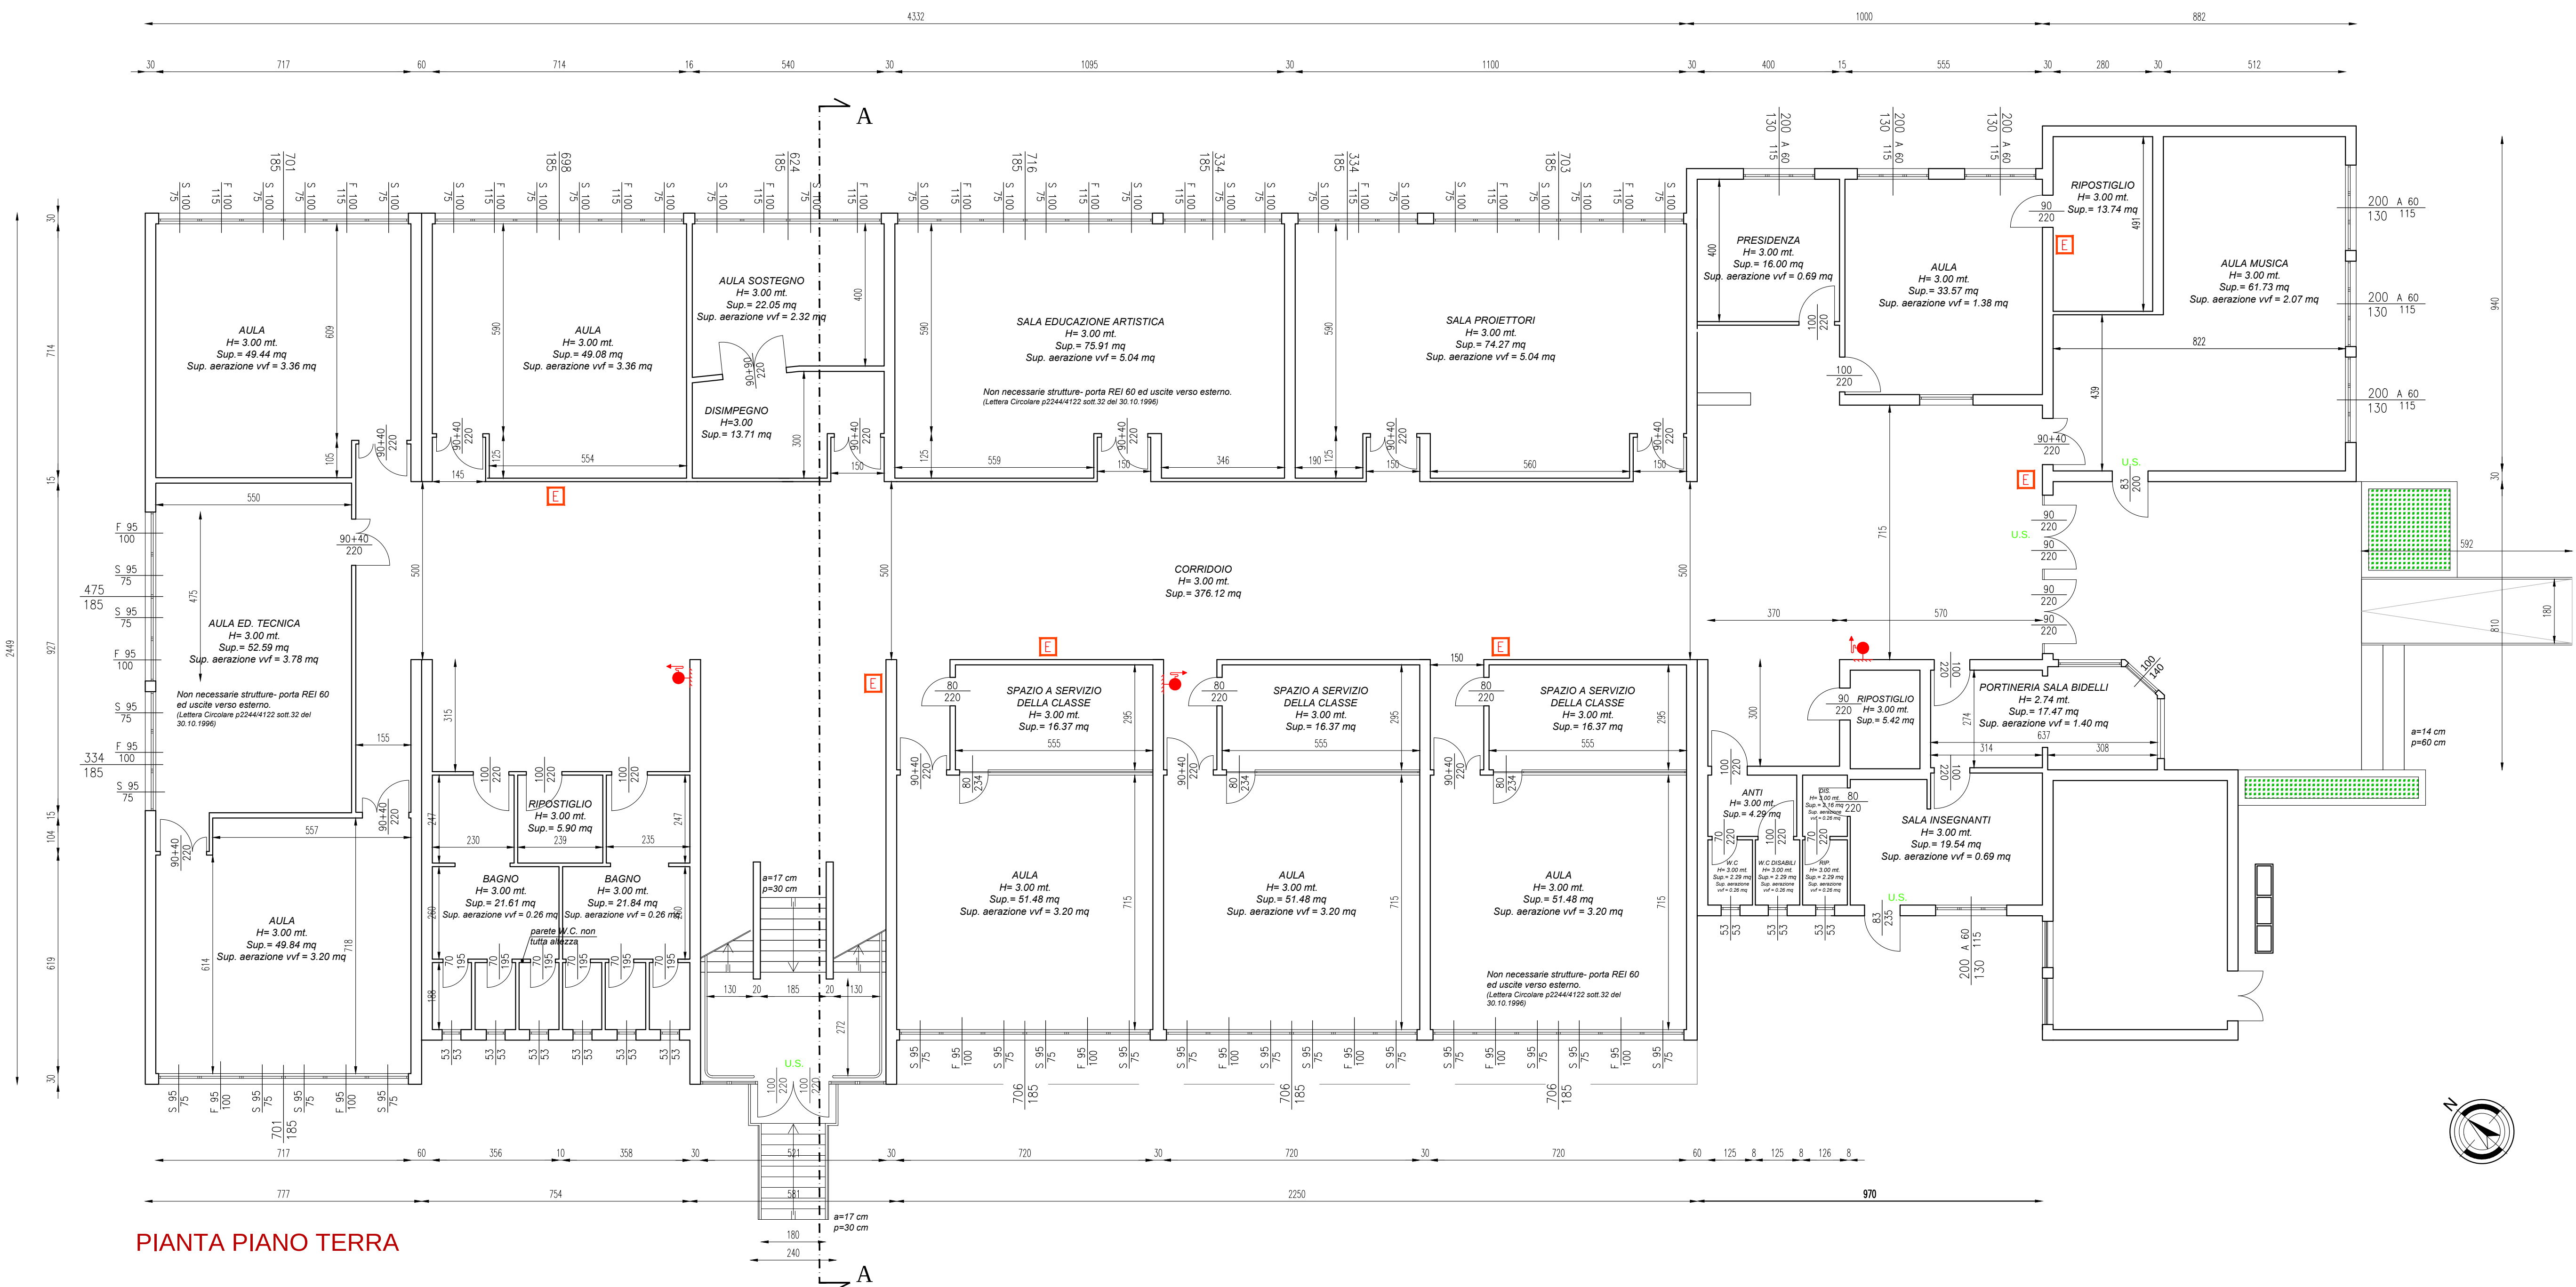

PIANTA PIANO TERRA

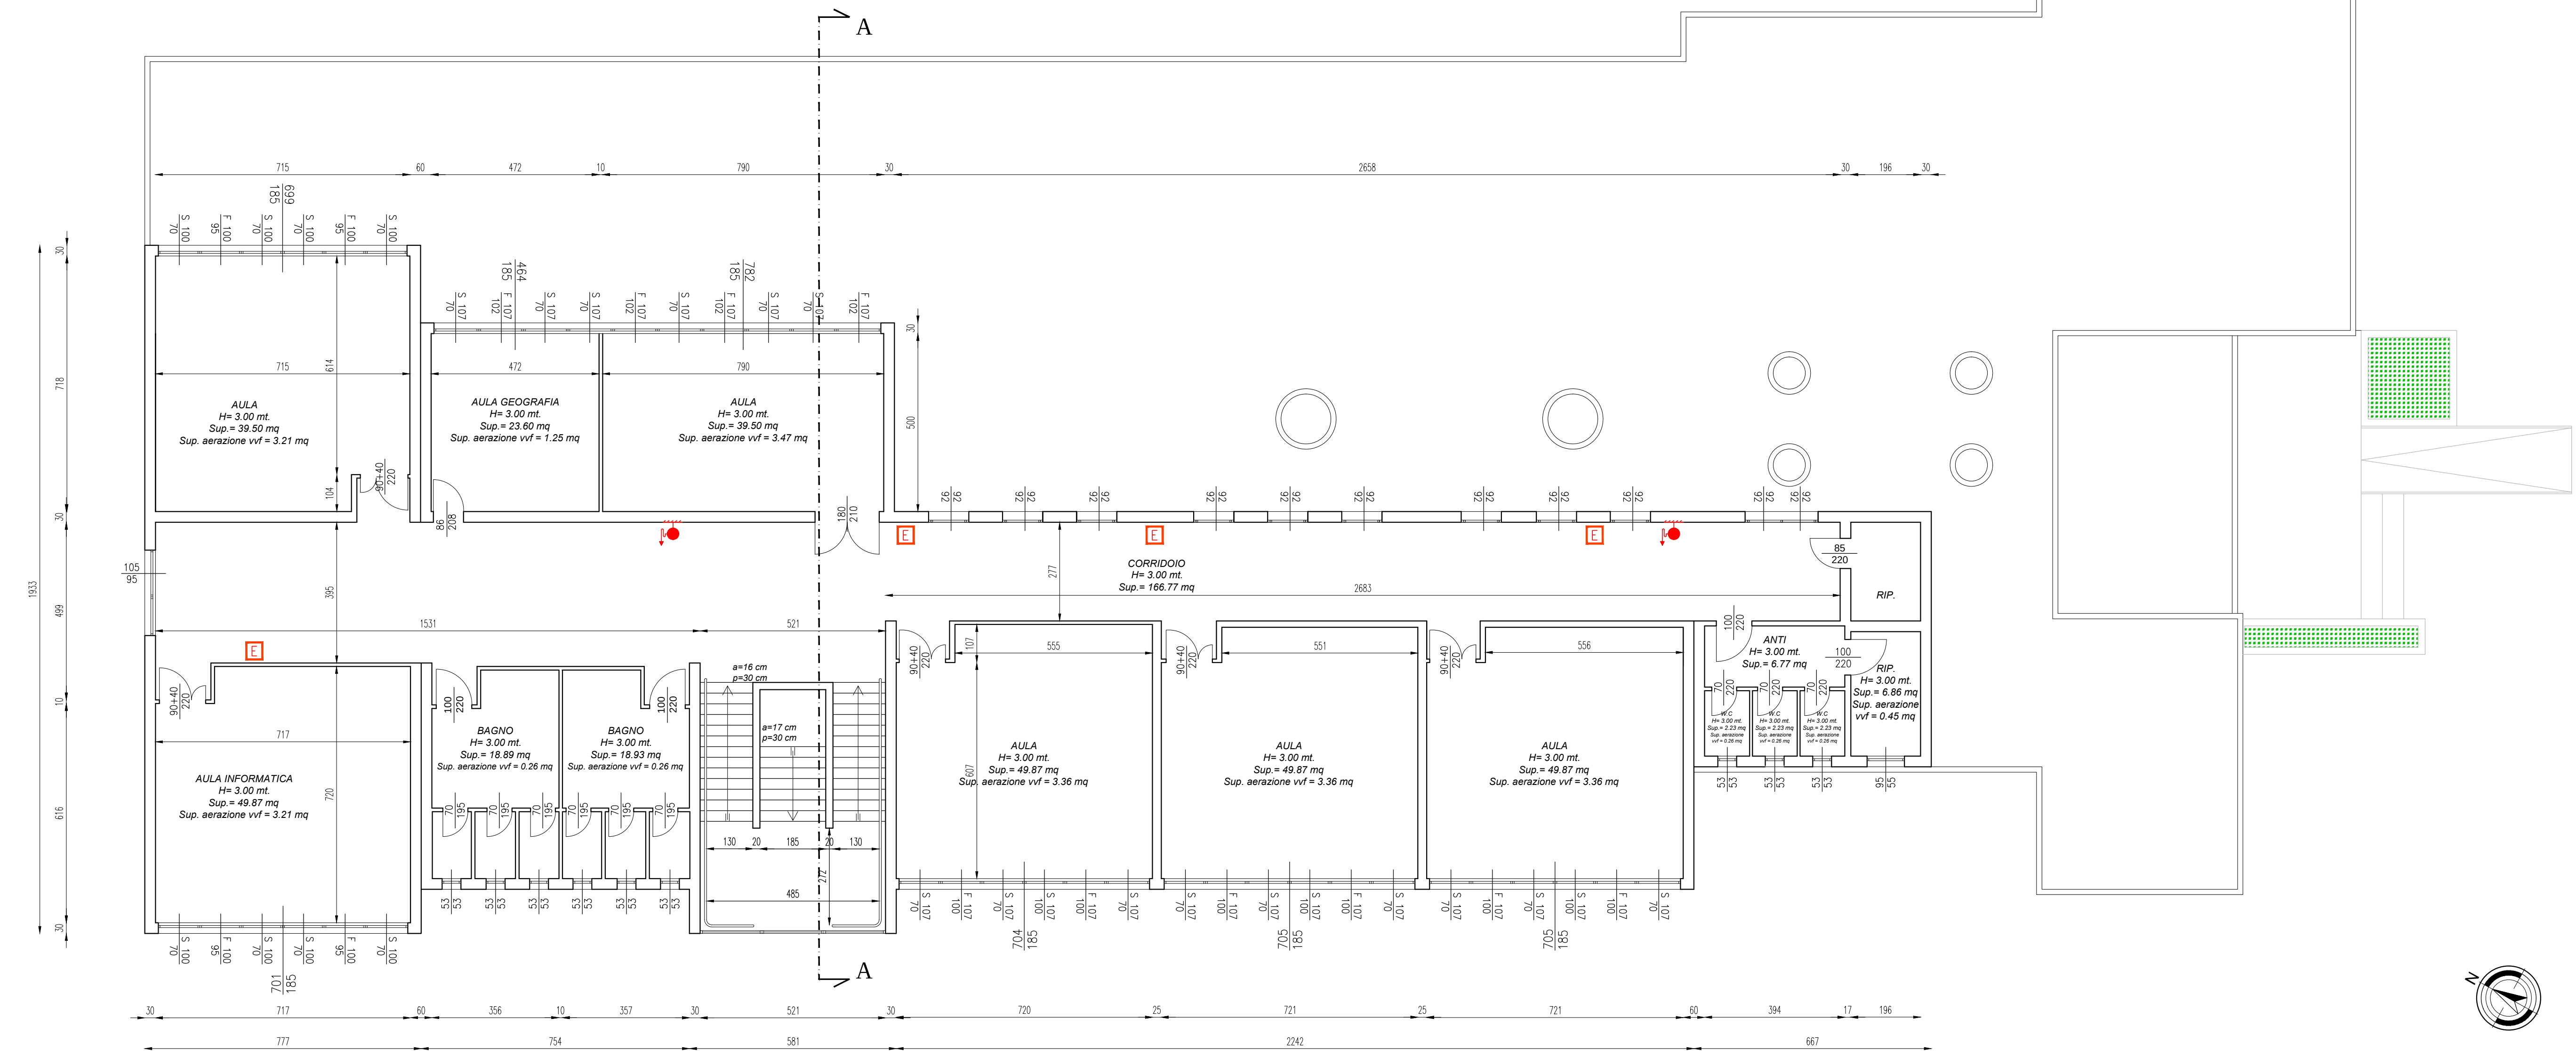

PIANTA PIANO PRIMO